




geplantes Nachklärbecken
Schnitt A-A

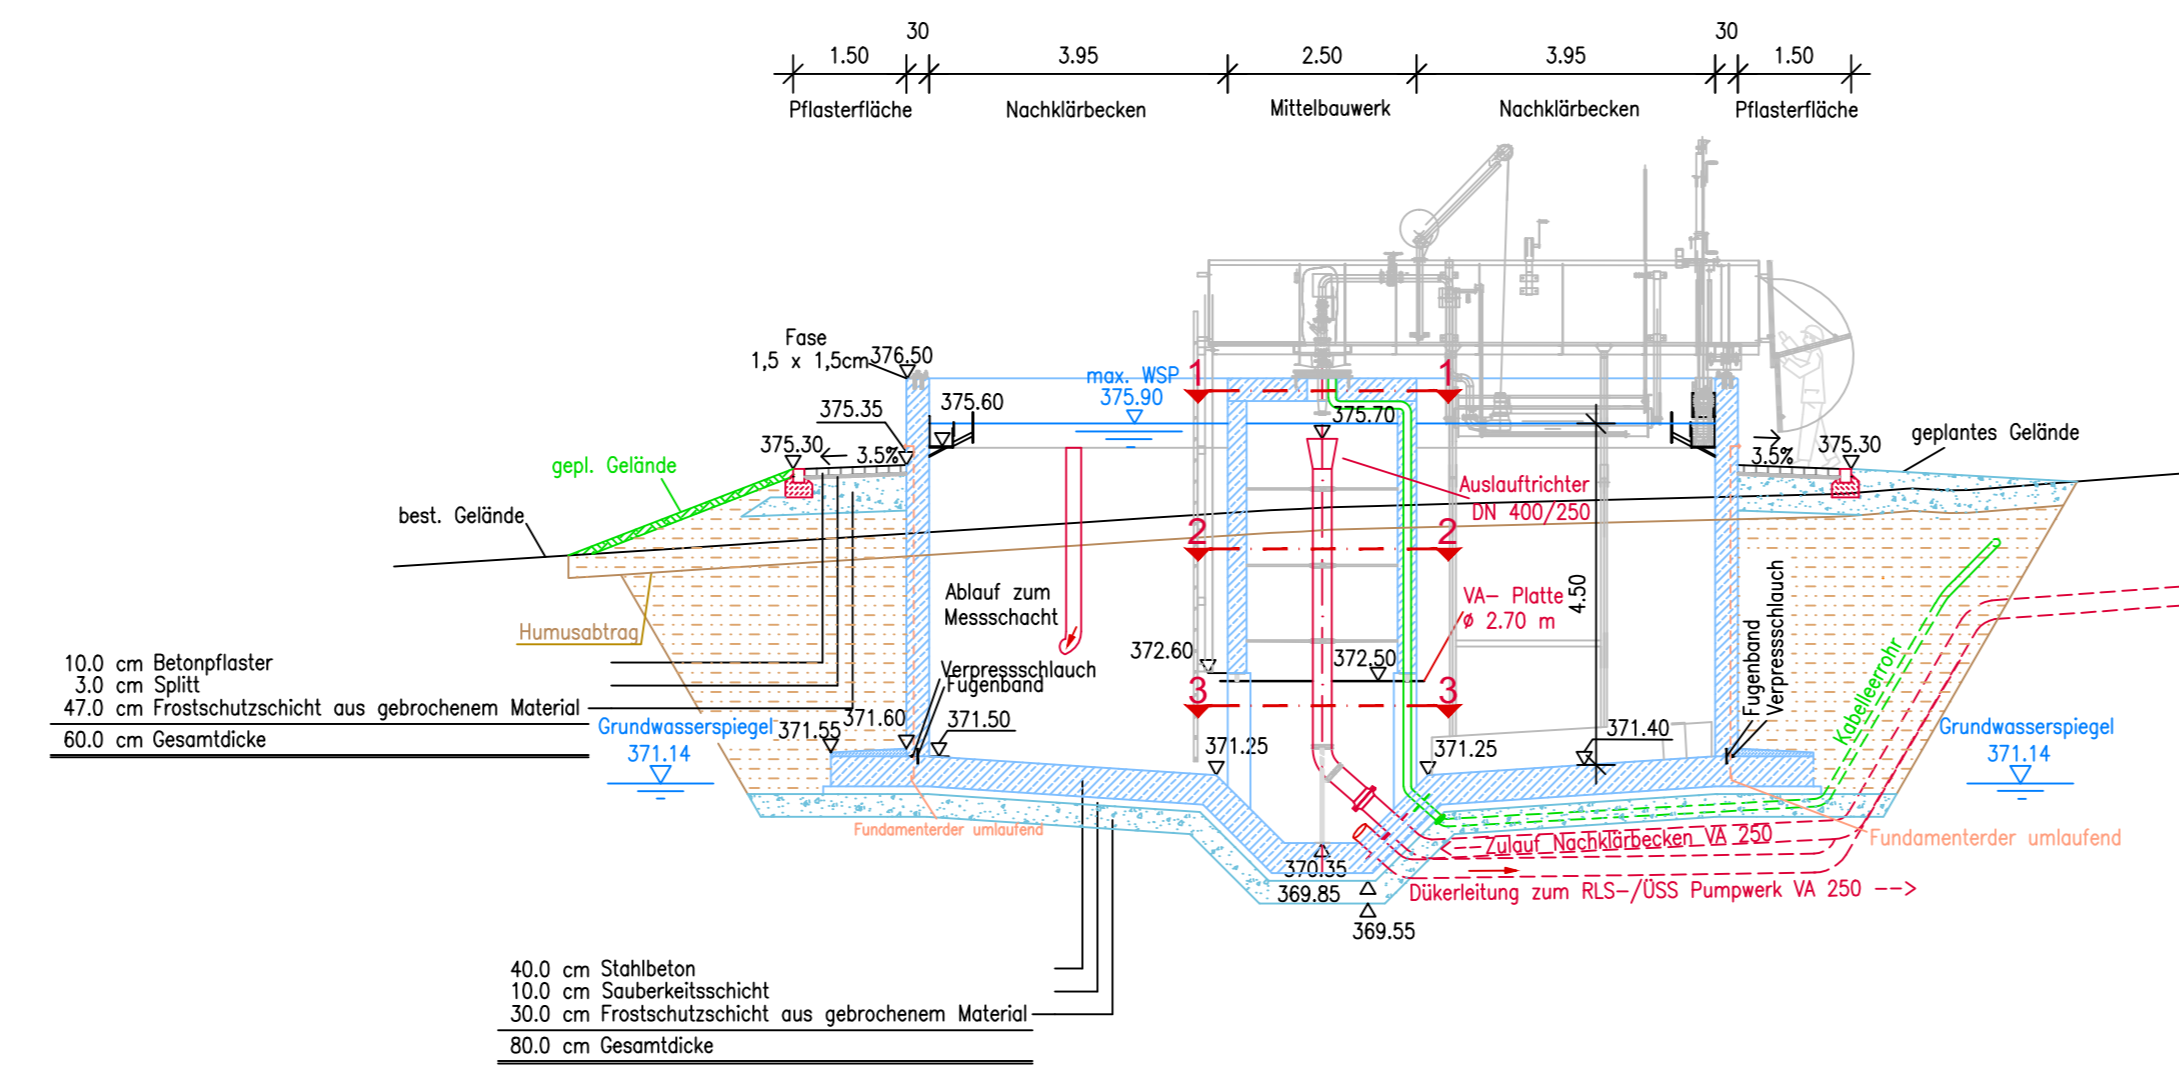


bestehendes
Belebungsbecken

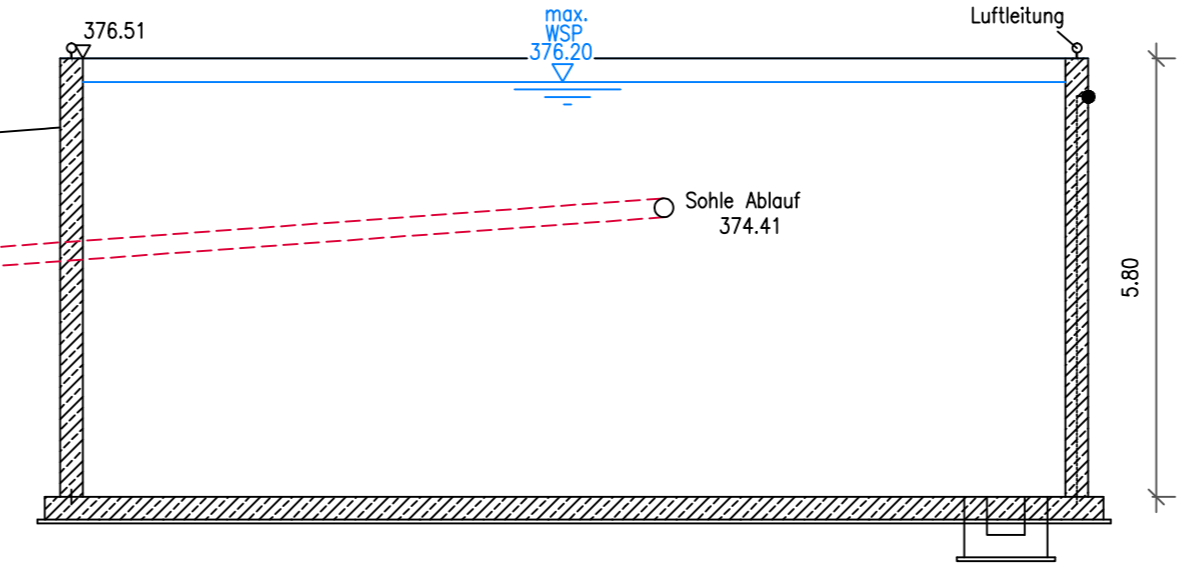


Schnitt 1-1
Maßstab 1:50

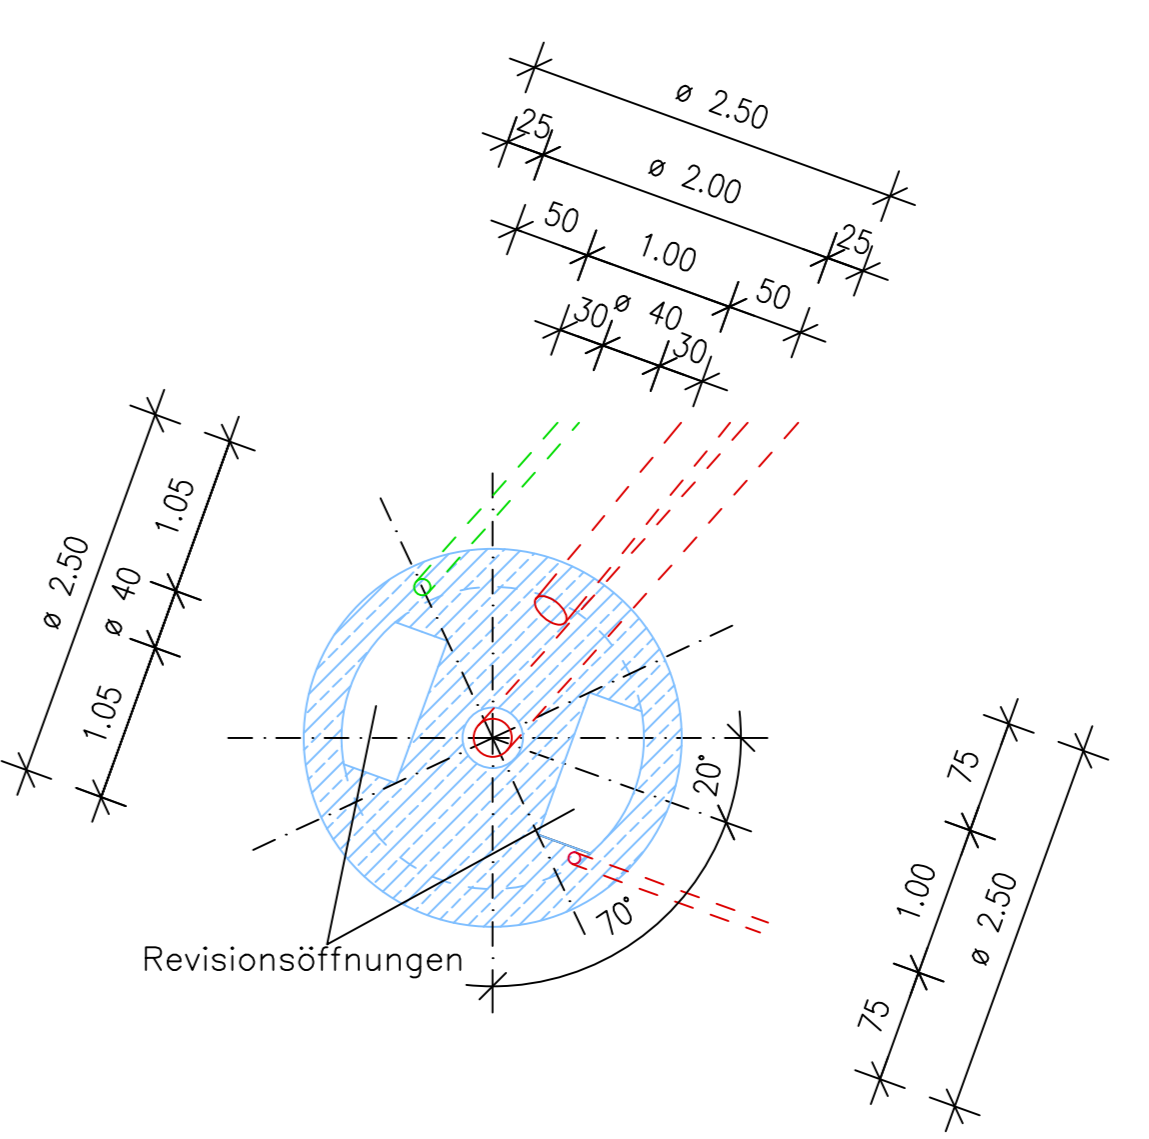


Schnitt 2-2
Maßstab 1:50

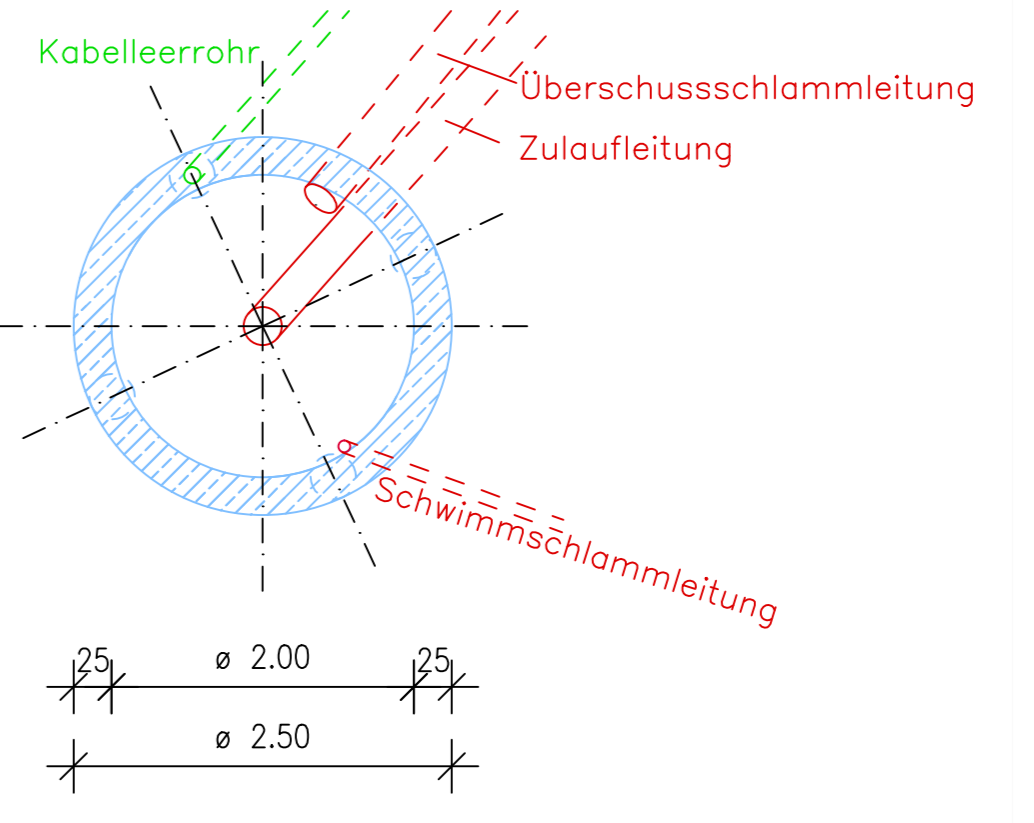

geplantes Nachklärbecken
Schnitt B-B

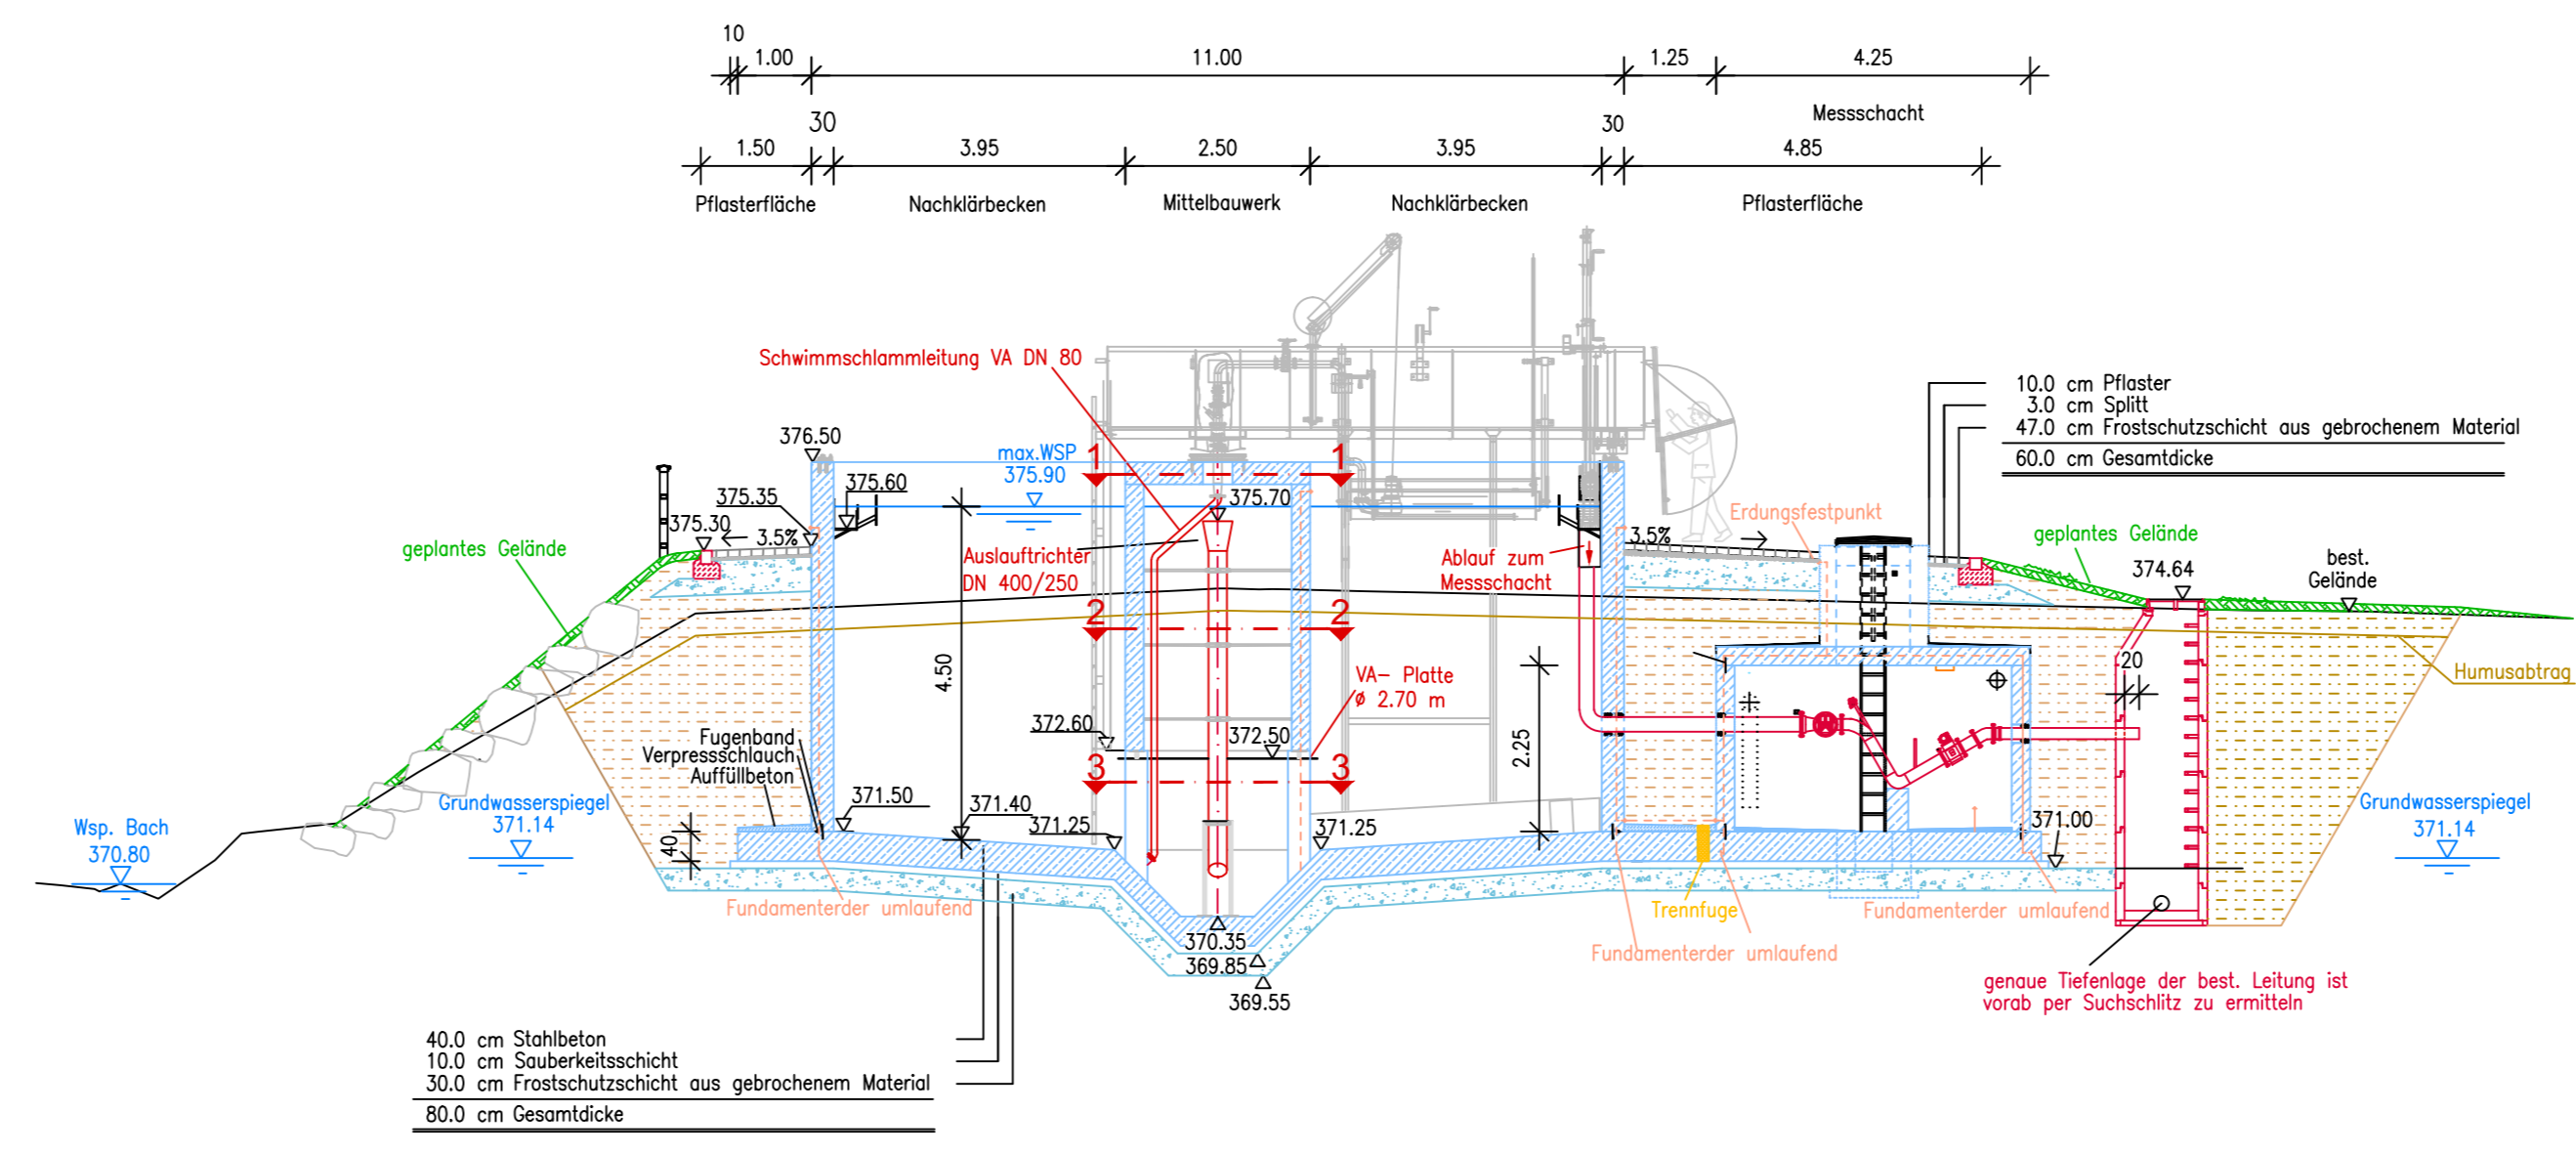

Schnitt 3-3
Maßstab 1:50

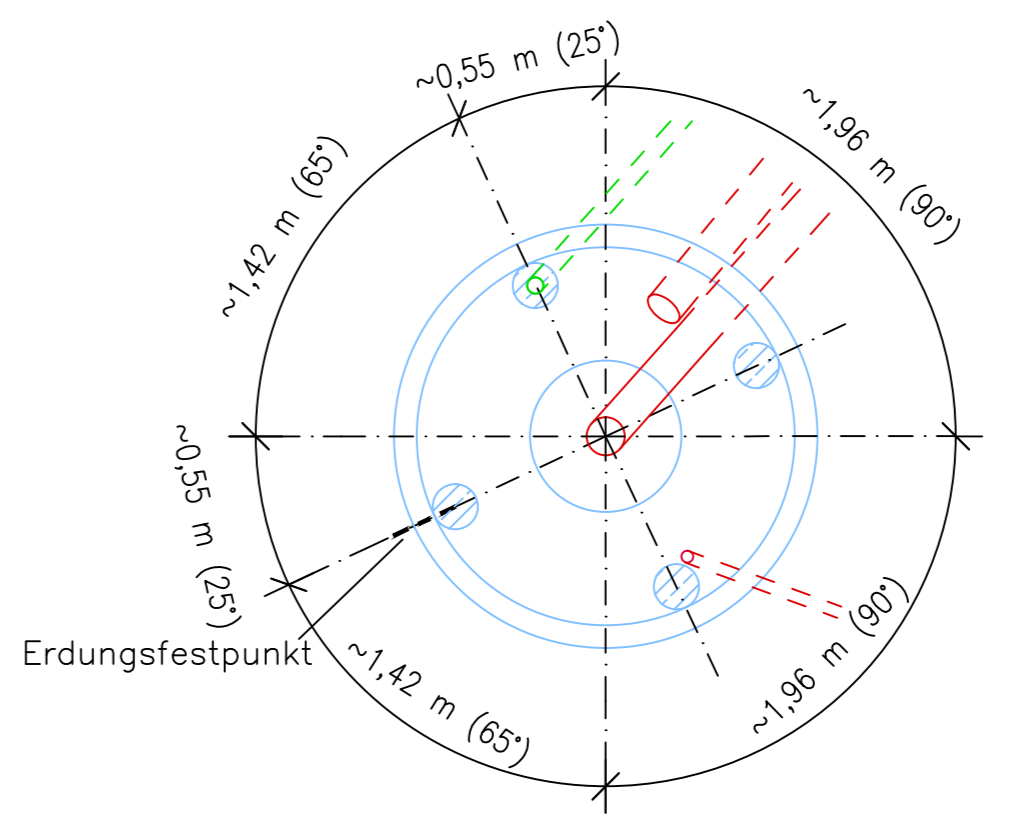

Nr.	Änderungen	Datum	Name

KEB Konzepte Erschließung Bauberatung	KEB Bauplanungs GmbH Hirschberger Ring 10 94315 Straubing Tel: 09421/3106-0 Fax: 09421/3106-29	
	Vorhaben: Wasserrechtsverfahren Kläranlage Haselbach 2. Ausbaustufe Landkreis: Gemeinde Haselbach Straubing - Bogen	Datum: 10/17 bearbeitet: 10/17 gezeichnet: 09.10.2017 Projekt-Nr.: 24517 Anlage: 7
Modell: 1:100 Vorhabensträger:	NACHKLÄRBECKEN (Grundriss, Schnitt A-A, Schnitt B-B, Schnitt 1-1, Schnitt 2-2, Schnitt 3-3)	
Entwurfsverfasser: Straubing, den 09.10.2017	K:\5_Kläranlage\Haselbach\Nachklärbecken_2016\Wasserrechtsverfahren\Planunterlagen\07_Nachklärbecken_2017_JB_22.dwg	